

# 1 PLANTA BAIXA ESCALA 1/50

## LISTA DE MATERIAIS HIDRÁULICOS

### TUBOS ÁGUA FRIA

- TUBO DE PVC RÍGIDO SOLDAVEL, MARCA FIMA, TUBO Ø 40mm (1/2"), MARCA TORRE
- TUBO DE PVC RÍGIDO SOLDAVEL, MARCA FIMA, TUBO Ø 25mm (3/4"), MARCA TORRE
- TUBO DE PVC RÍGIDO SOLDAVEL, MARCA FIMA, TUBO Ø 20mm (3/4"), MARCA TORRE
- TUBO DE PVC RÍGIDO SOLDAVEL, MARCA FIMA, TUBO Ø 15mm (1/2"), MARCA TORRE

### CAIXA D'ÁGUA E CONEXÕES

CAIXA D'ÁGUA EM FIBRA DE VIDRO, CAPACIDADE 1.000 LITROS

### METAS


- TORNEIRA PARA LAVATÓRIO DE MESA BOMBA D'ÁGUA, COD. 1193.C17, DECA OU EQUIVALENTE
- TORNEIRA PARA PIA DE COZINHA DE MESA BOMBA D'ÁGUA, COD. 1167.C17, DECA OU EQUIVALENTE
- TORNEIRA DE PARQUE DE USO GERAL, COM REGULADOR D'ÁGUA, COD. 1156.C17, DECA OU EQUIVALENTE
- TORNEIRA DEPENDENTE DE USO GERAL, COM BOMBA PARA LAVATÓRIO D'ÁGUA, COD. 1173.C17, DECA OU EQUIVALENTE
- DUCHA HIGIÊNICA COM REGISTRO E DRENAGEM D'ÁGUA, COD. 1984.C17/ACT, DECA OU EQUIVALENTE
- VALVULA DE RESERVA BOMBA H2O, COD. 4550.414 E ACESSÓRIOS H2O, COD. 4800.C14X 1 1/2"
- ACABAMENTO Ø 20mm, DECA OU EQUIVALENTE
- REGISTRO DE PRESSÃO COM MANOBR. Ø 20mm, COD. 1418, LINA, COD. OU SIMILAR
- CAIXA MÓD. EMBLITE 40x41x70cm, COD. 3, BASSO, AÇO INOXIDÁVEL, COM VALVULA FRANQUE OU EQUIVALENTE

### LOUÇAS

- BACA SANITÁRIA MODE PLUS, LINA, CONJUNTO COM ABERTURA, COM BARRAO GELCO, COD. P.51, DECA OU EQUIVALENTE
- TANQUE GRANDE (K4U) COM BARRAO GELCO, COD. T0.03, DECA OU EQUIVALENTE
- LAVATÓRIO PEQUENO BAMBUI / D'ÁGUA, COM BARRAO GELCO, COD. L.915, DECA OU EQUIVALENTE

### ACESSÓRIOS

- PAREDEIRA METÁLICA LINA D'ÁGUA, COD. 2020.C17, DECA OU EQUIVALENTE
- DISPENSER TÓRULA LINA EXCELLENCE, COD. 7002, METALMONTES OU EQUIVALENTE
- SOPRATERIA LINA EXCELLENCE, COD. 7004, METALMONTES OU EQUIVALENTE
- BANHEIRA DE JARDIM, LINA CONVERTO, COD. 2305.C, ACABAMENTO Ø 20mm, DECA OU EQUIVALENTE
- ASSISTENTE MÔDULO COM ABERTURA FRONTAL, MODE PLUS, LINA CONVERTO, COM BARRAO GELCO, COD. AP.52, DECA OU EQUIVALENTE

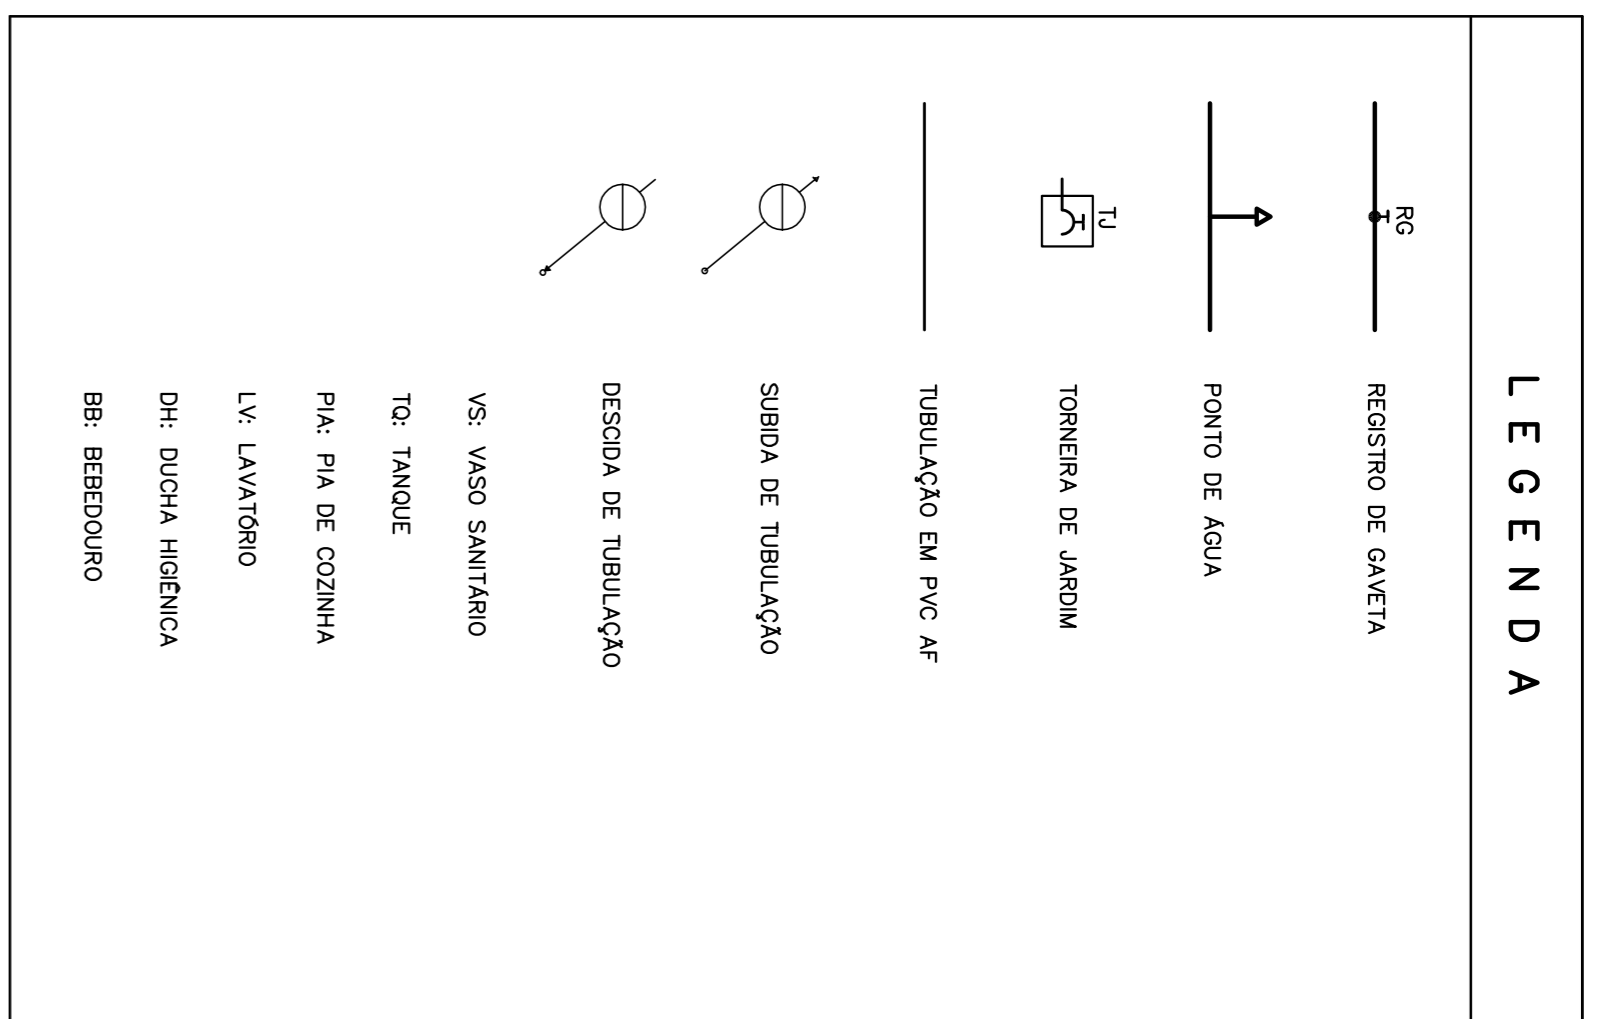

### OBSERVAÇÕES :

- TODA TUBULAÇÃO SERÁ EM PVC RÍGIDO SOLDAVEL, CLASSE 15, COM OS DIÂMETROS (mm) INDICADOS.
- AS TORNEIRAS DE JARDIM FICARÃO A 50 CM DO NÍVEL DO TERRENO.
- AS TUBULAÇÕES QUE PASSAM PELO SOLO SERÃO ENTERRADAS COMO INDICADO PELAS RESPECTIVAS PROFUNDIDADES. VER DETALHE TUBULAÇÃO ENTERRADA.
- A TUBULAÇÃO DE ABASTECIMENTO D'ÁGUA PODE SER ALTERADA EM FUNÇÃO DA SITUAÇÃO LOCAL OU DA REDE DE ÁGUA, QUANDO FORNECIDA PELA CONCESSIONÁRIA.



## PROJETO PADRÃO - FND E

MUNICÍPIO - UF:	
PROPRIETÁRIO:	
ENDEREÇO:	
PROPRIETÁRIO	
RESP. TÉCNICO	CAU/ CREA

DLEO	CAU/ CREA
	RA
OBSERVAÇÕES:	

<b>ESCOLA 2 SALAS DE AULA</b> <b>PROJETO HIDROSSANITÁRIO</b>			
CONCESSIONÁRIO	INSTALAÇÕES DE ÁGUA FRIA	ESCALA	FRANCA
COEST - Companhia Geral de Infraestrutura Educacional	PLANTA BAIXA	INDICAÇÃO	01/02
ASSISTENTE MÔDULO COM ABERTURA FRONTAL, MODE PLUS, LINA CONVERTO, COM BARRAO GELCO, COD. AP.52, DECA OU EQUIVALENTE	ESQUEMA VERTICAL	DATA EMISSÃO	JAN/2021
FORMATO: A1 (841x594)	REVISÃO: R01	INDICAÇÃO	JAN/2021

# 2 ESQUEMA VERTICAL SEM ESCALA

